


SITUACE M 1:300

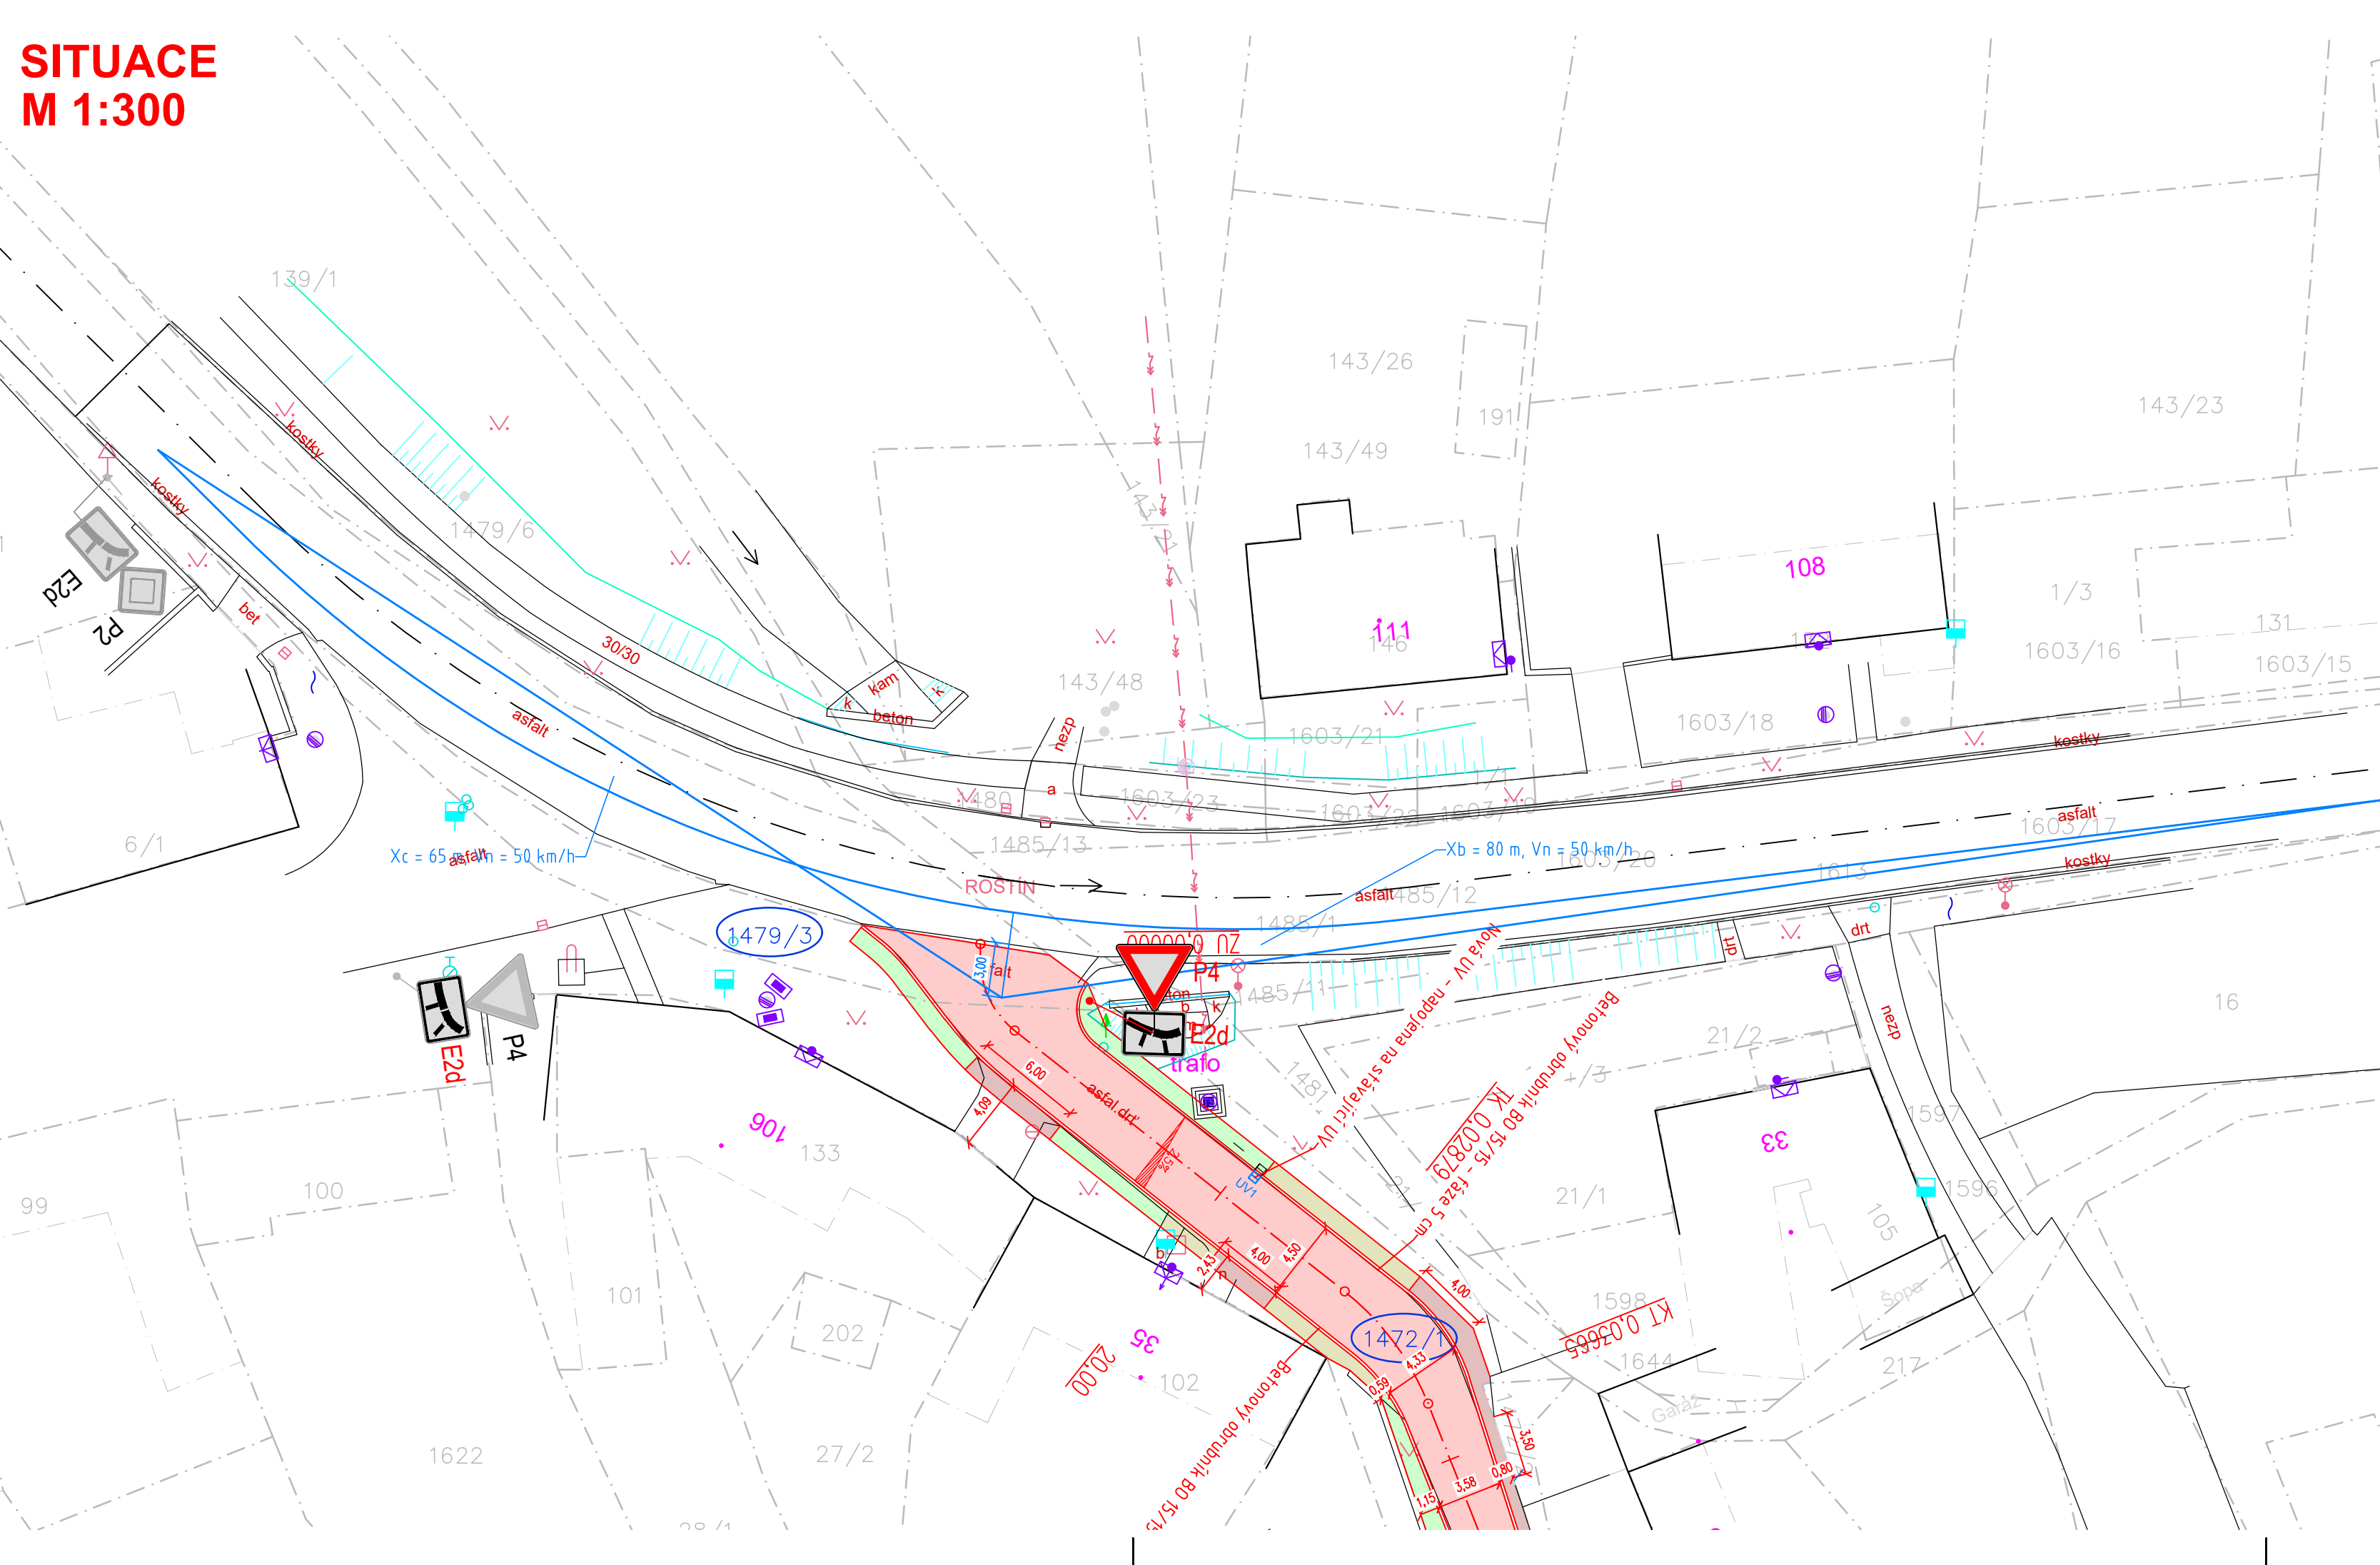

- | | | |
|------|-------|----------------------------|
| stav | návrh | |
| | | KANALIZACE |
| | | VODOVOD |
| | | PLYNOVOD |
| | | DISTRIB. ROZVOD NN-VZDUŠNÝ |
| | | DISTRIB. ROZVOD NN-ZEMNÍ |
| | | DISTRIB. ROZVOD VN-VZDUŠNÝ |
| | | DISTRIB. ROZVOD VN-ZEMNÍ |
| | | ROZVOD VO-ZEMNÍ |
| | | SDĚLOVACÍ KABELY-VZDUŠNÉ |
| | | HRANICE PARCEL-DLE KN |
| | | OBVOD STAVENIŠTĚ |

LEGENDA OBJEKTŮ:


- | | | |
|------|-------|--------------|
| stav | návrh | |
| | | RODINNÉ DOMY |
| | | STROMY |

LEGENDA PLOCH:

- | | | |
|------|-------|--|
| stav | návrh | |
| | | MÍSTNÍ KOMUNIKACE - ŽIVIČNÝ POVRCH |
| | | PŘEDLÁŽDĚNÍ, ŠTĚRKOVÁ ÚPRAVA |
| | | ZATRAVNĚNÍ - PLOCHY DOTČENÉ STAVEBNÍMI PRACEMI |
| | | VJEZDY - ŽIVIČNÝ POVRCH 2x AC |

LEGENDA DOPRAVNÍHO ZNAČENÍ:

- | | | |
|------|-------|----|
| stav | návrh | |
| | | P2 |
| | | P4 |

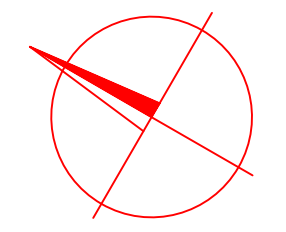

SOUŘADNICOVÝ SYSTÉM: JTSK
 VÝŠKOVÝ SYSTÉM: Balt p.v.
 POLOHA STÁVAJÍCÍCH INŽENÝRSKÝCH SÍTÍ JE INFORMATIVNÍ

VYPRACOVAL:	ZODP.PROJEKT.	KRESLIL:	VED.PROJEKCE	NELL PROJEKT s. r. o. Kvítková 3687 760 01 Zlín	
Ing. Aleš Trněný	Ing. Karel Kuchař	Ing. Aleš Trněný	Zuzana Kuchařová		
KRAJ: ZLÍNSKÝ		K. Ú.: CETECHOVICE		FORMÁT	3xA4
STAVEBNÍK: OBEC CETECHOVICE				DATUM	5/2023
AKCE: OBNOVA MÍSTNÍ KOMUNIKACE K Č.P. 99 V OBCI CETECHOVICE				STUPEŇ	DUSP, PDPS
				ZAKÁZK. ČÍSLO	
OBSAH: SITUACE				MĚŘÍTKO: 1:300	ČÍSLO VÝKRESU -